

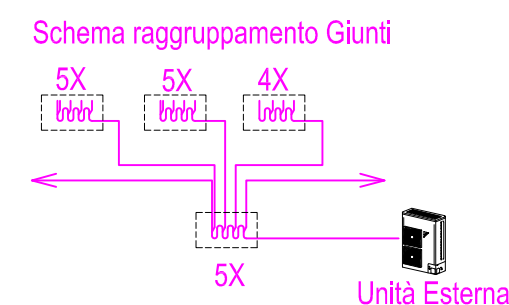
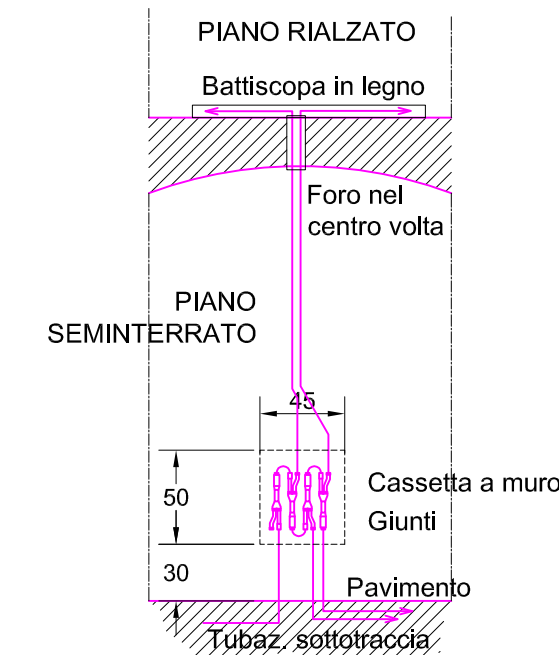


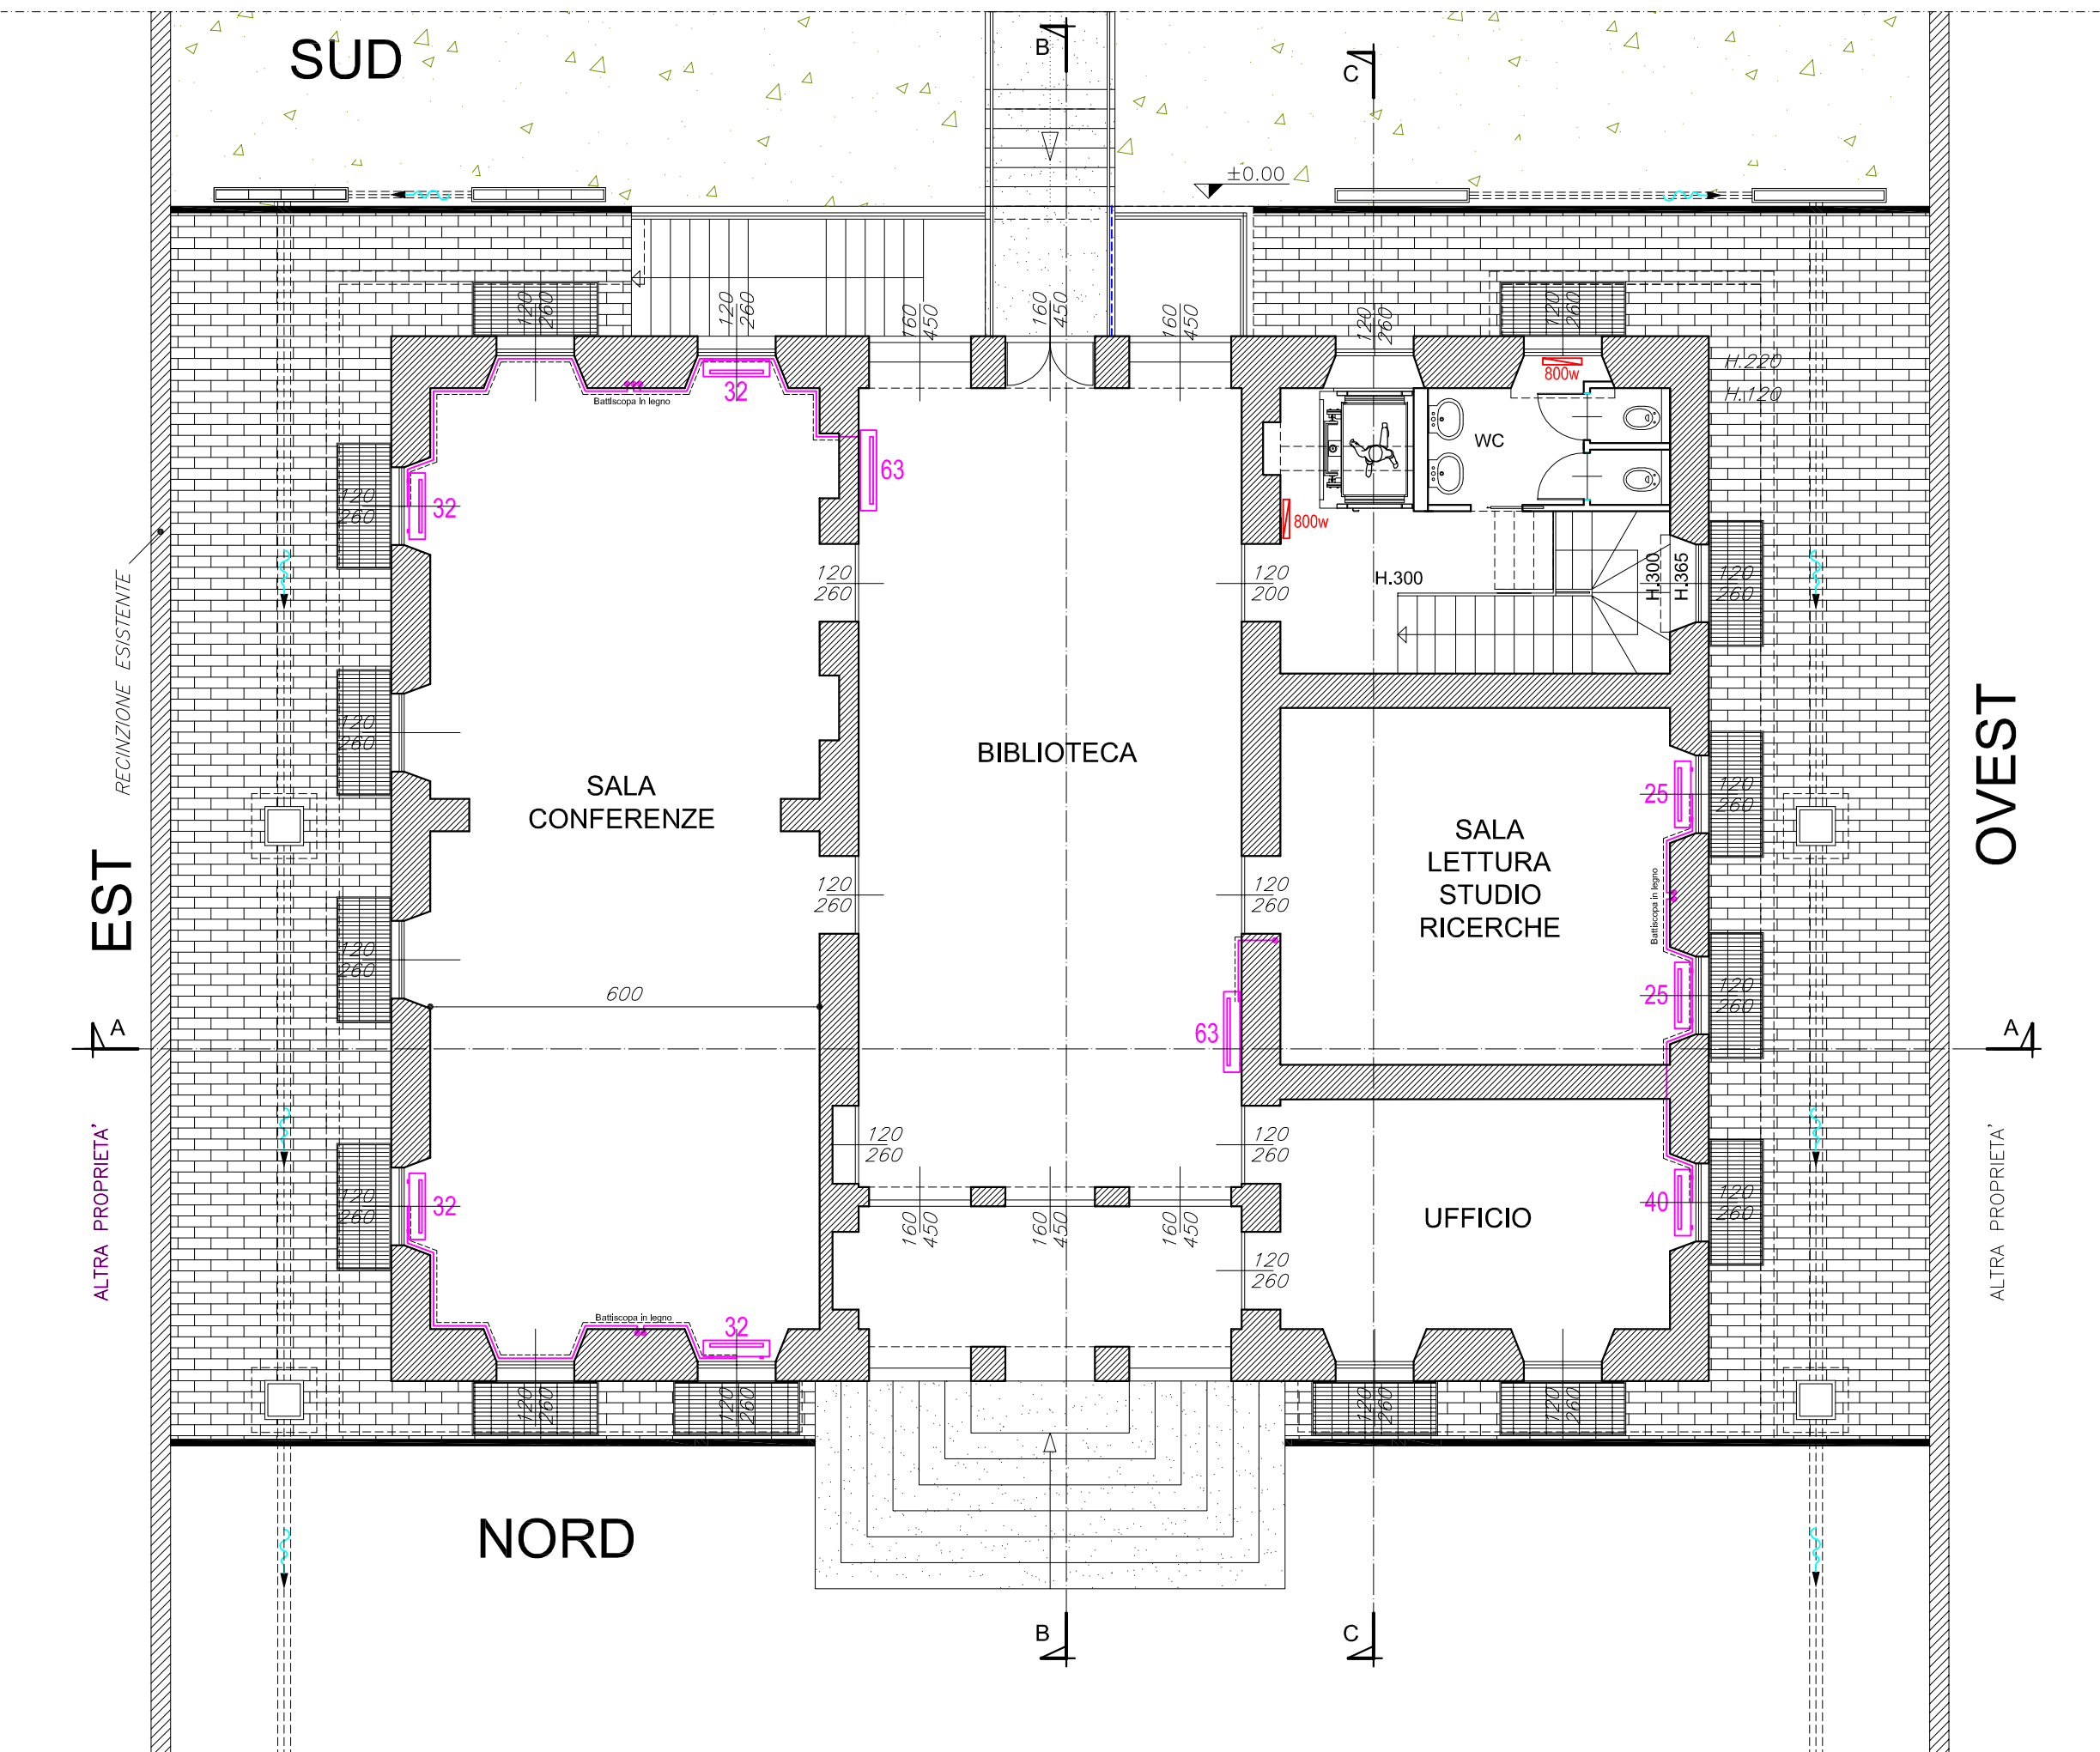


PIANO SEMINTERRATO - STATO DI PROGETTO

PIANO RIALZATO - STATO DI PROGETTO

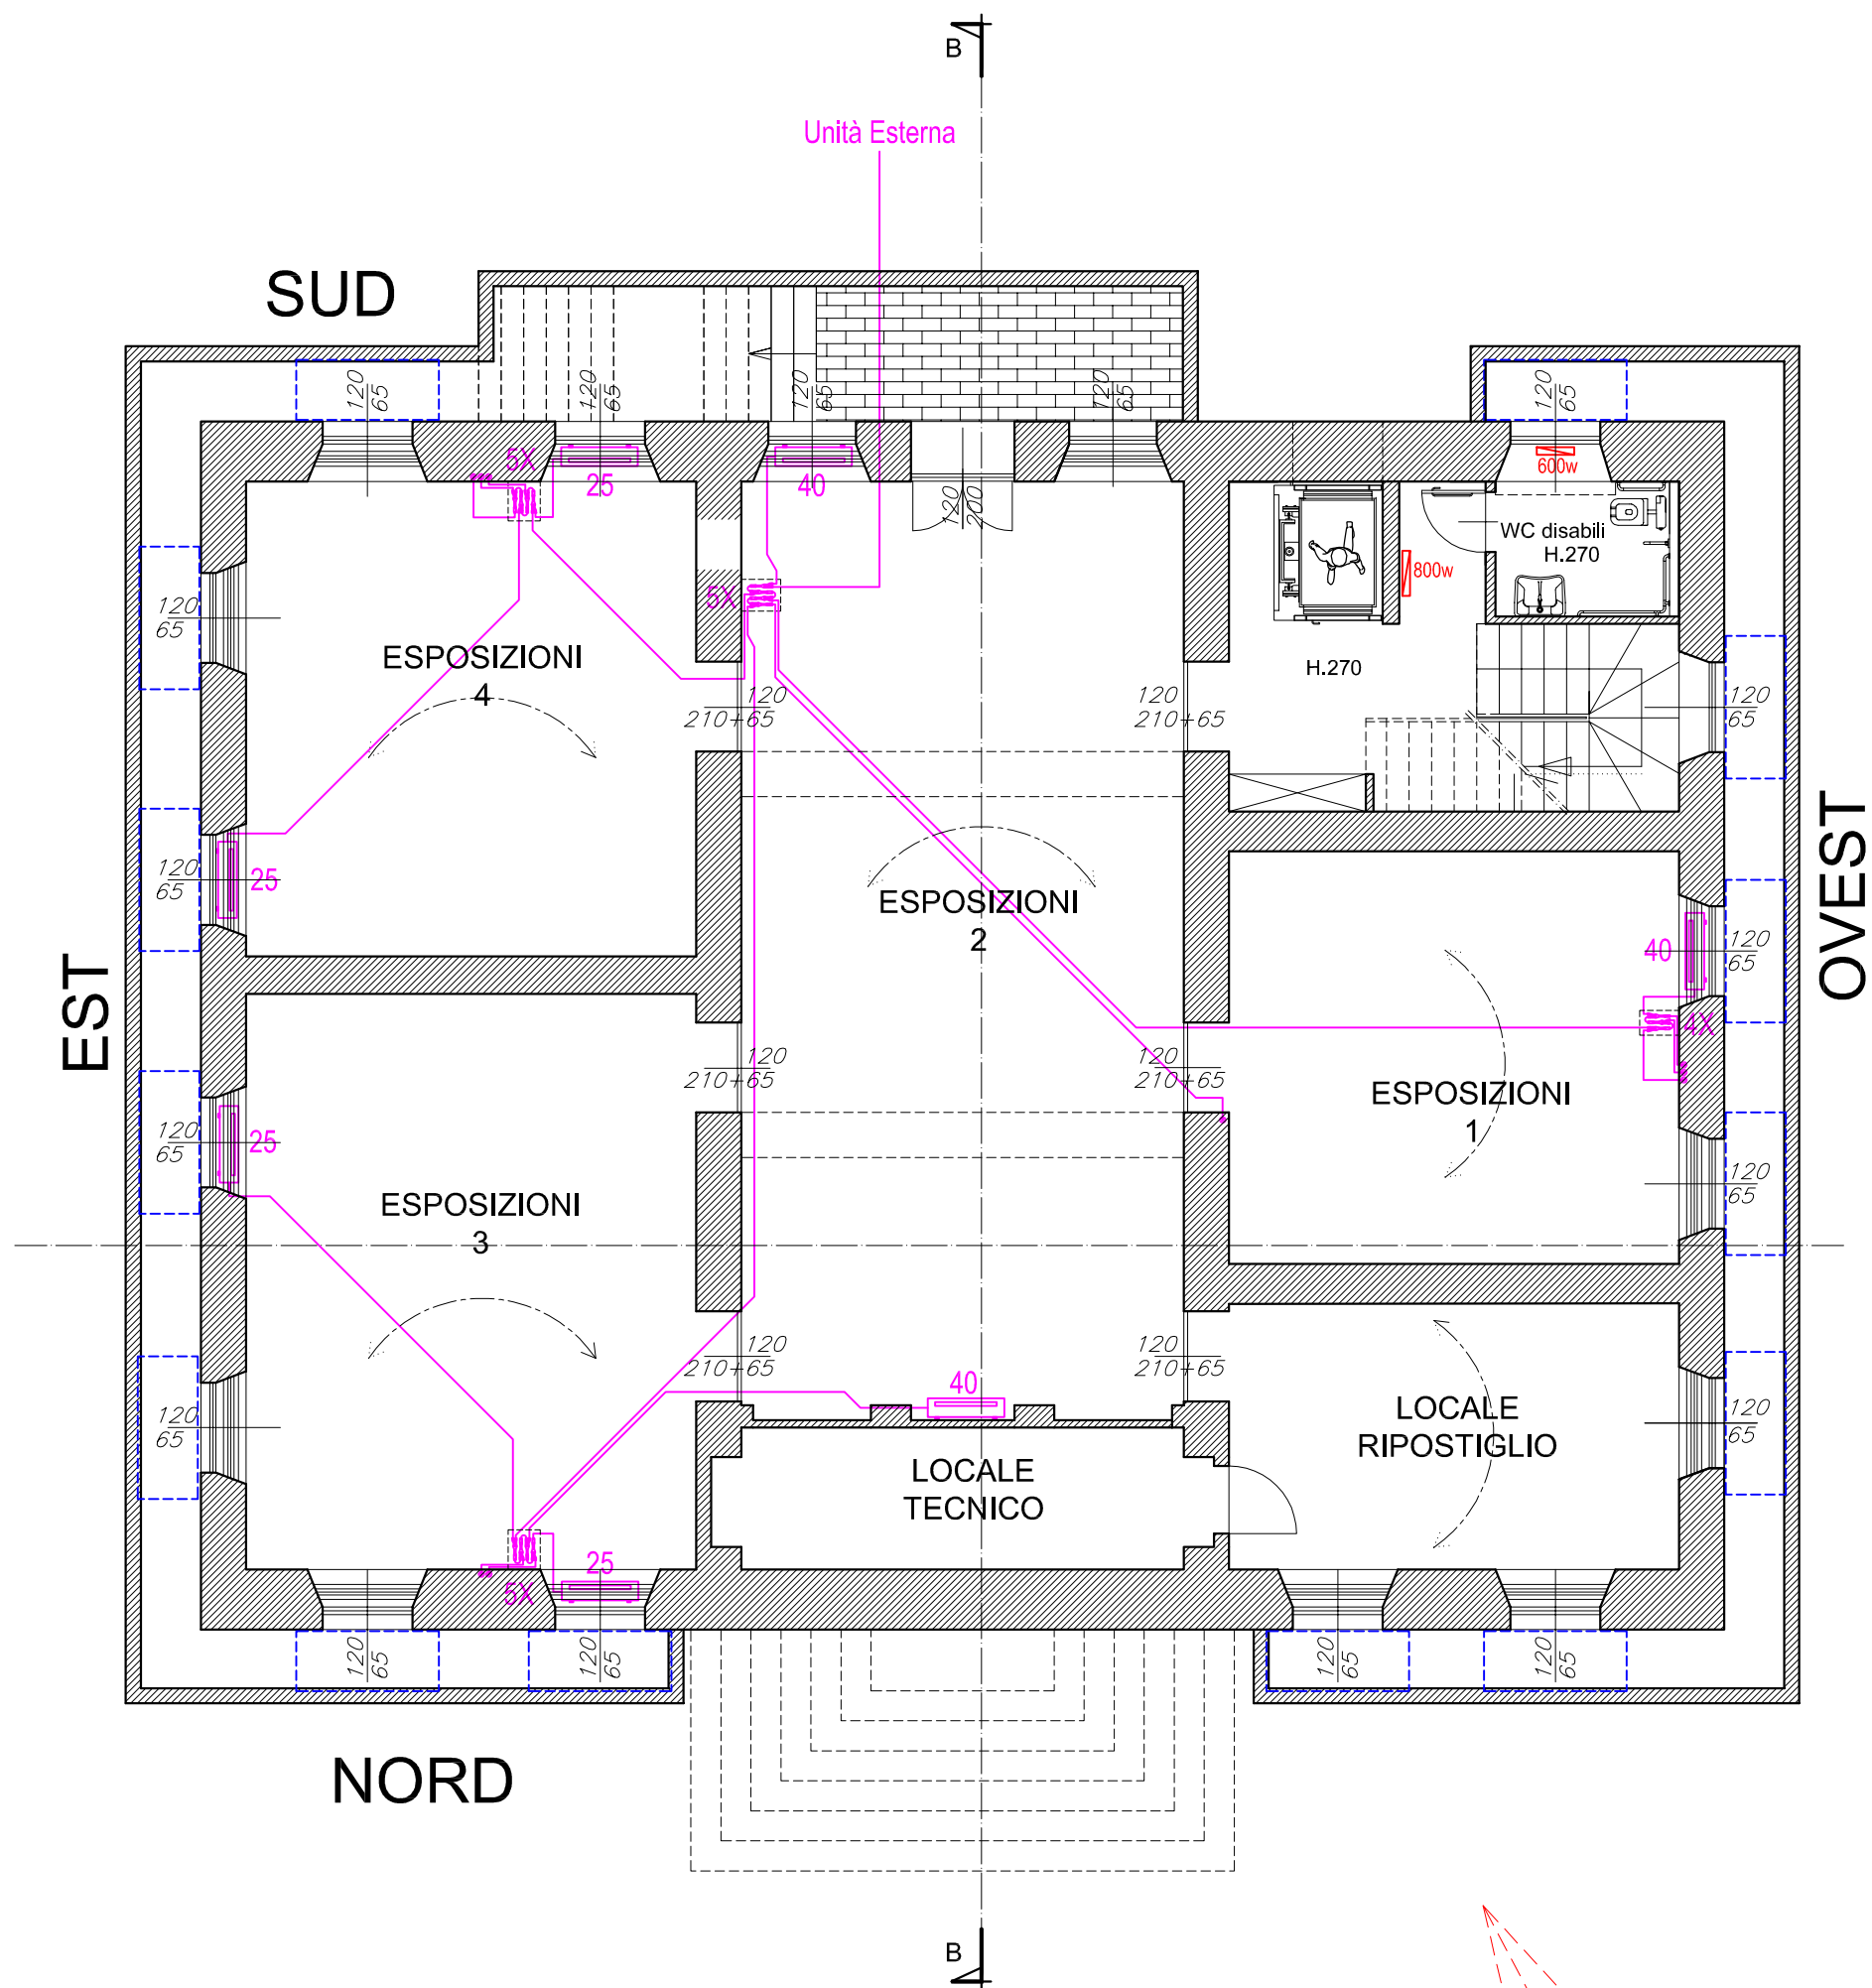

SOLO OPERE MURARIE PER PREDISPOSIZIONE IMPIANTI AL PIANO SEMINTERRATO



COMUNE DI STRESA

REGIONE PIEMONTE

PROVINCIA DEL V.C.O.

COMUNE DI STRESA

PROGETTO RIFUNZIONALIZZAZIONE PALAZZINA "LIBERTY"
AD USO BIBLIOTECA E CENTRO CULTURALE

Committenza:

Comune di STRESA

Progetto:

PROGETTO ESECUTIVO 1° LOTTO

Elaborato:

IMPIANTO DI CLIMATIZZAZIONE

File name: Impianti.dwg

Scala 1:100

Progettazione:

FALCIOLA ARCH. GIOVANNA
n.250 Ordine Architetti Pianificatori,
Paesaggisti e Conservatori Novara e VCO
Via Bonomelli n°16
28845 DOMODOSSOLA (VB)
tel/fax 0324 249322
email: studiotecnicofalciola@gmail.com

Visti:

FALCIOLA ING. FRANCO
n.123 Ordine Ingegneri VCO
Via Bonomelli n°16
28845 DOMODOSSOLA (VB)
tel/fax 0324 249322
email: studiotecnicofalciola@gmail.com

Tavola n°:

12a

Data: NOVEMBRE 2019
Agg:

Committenza: