

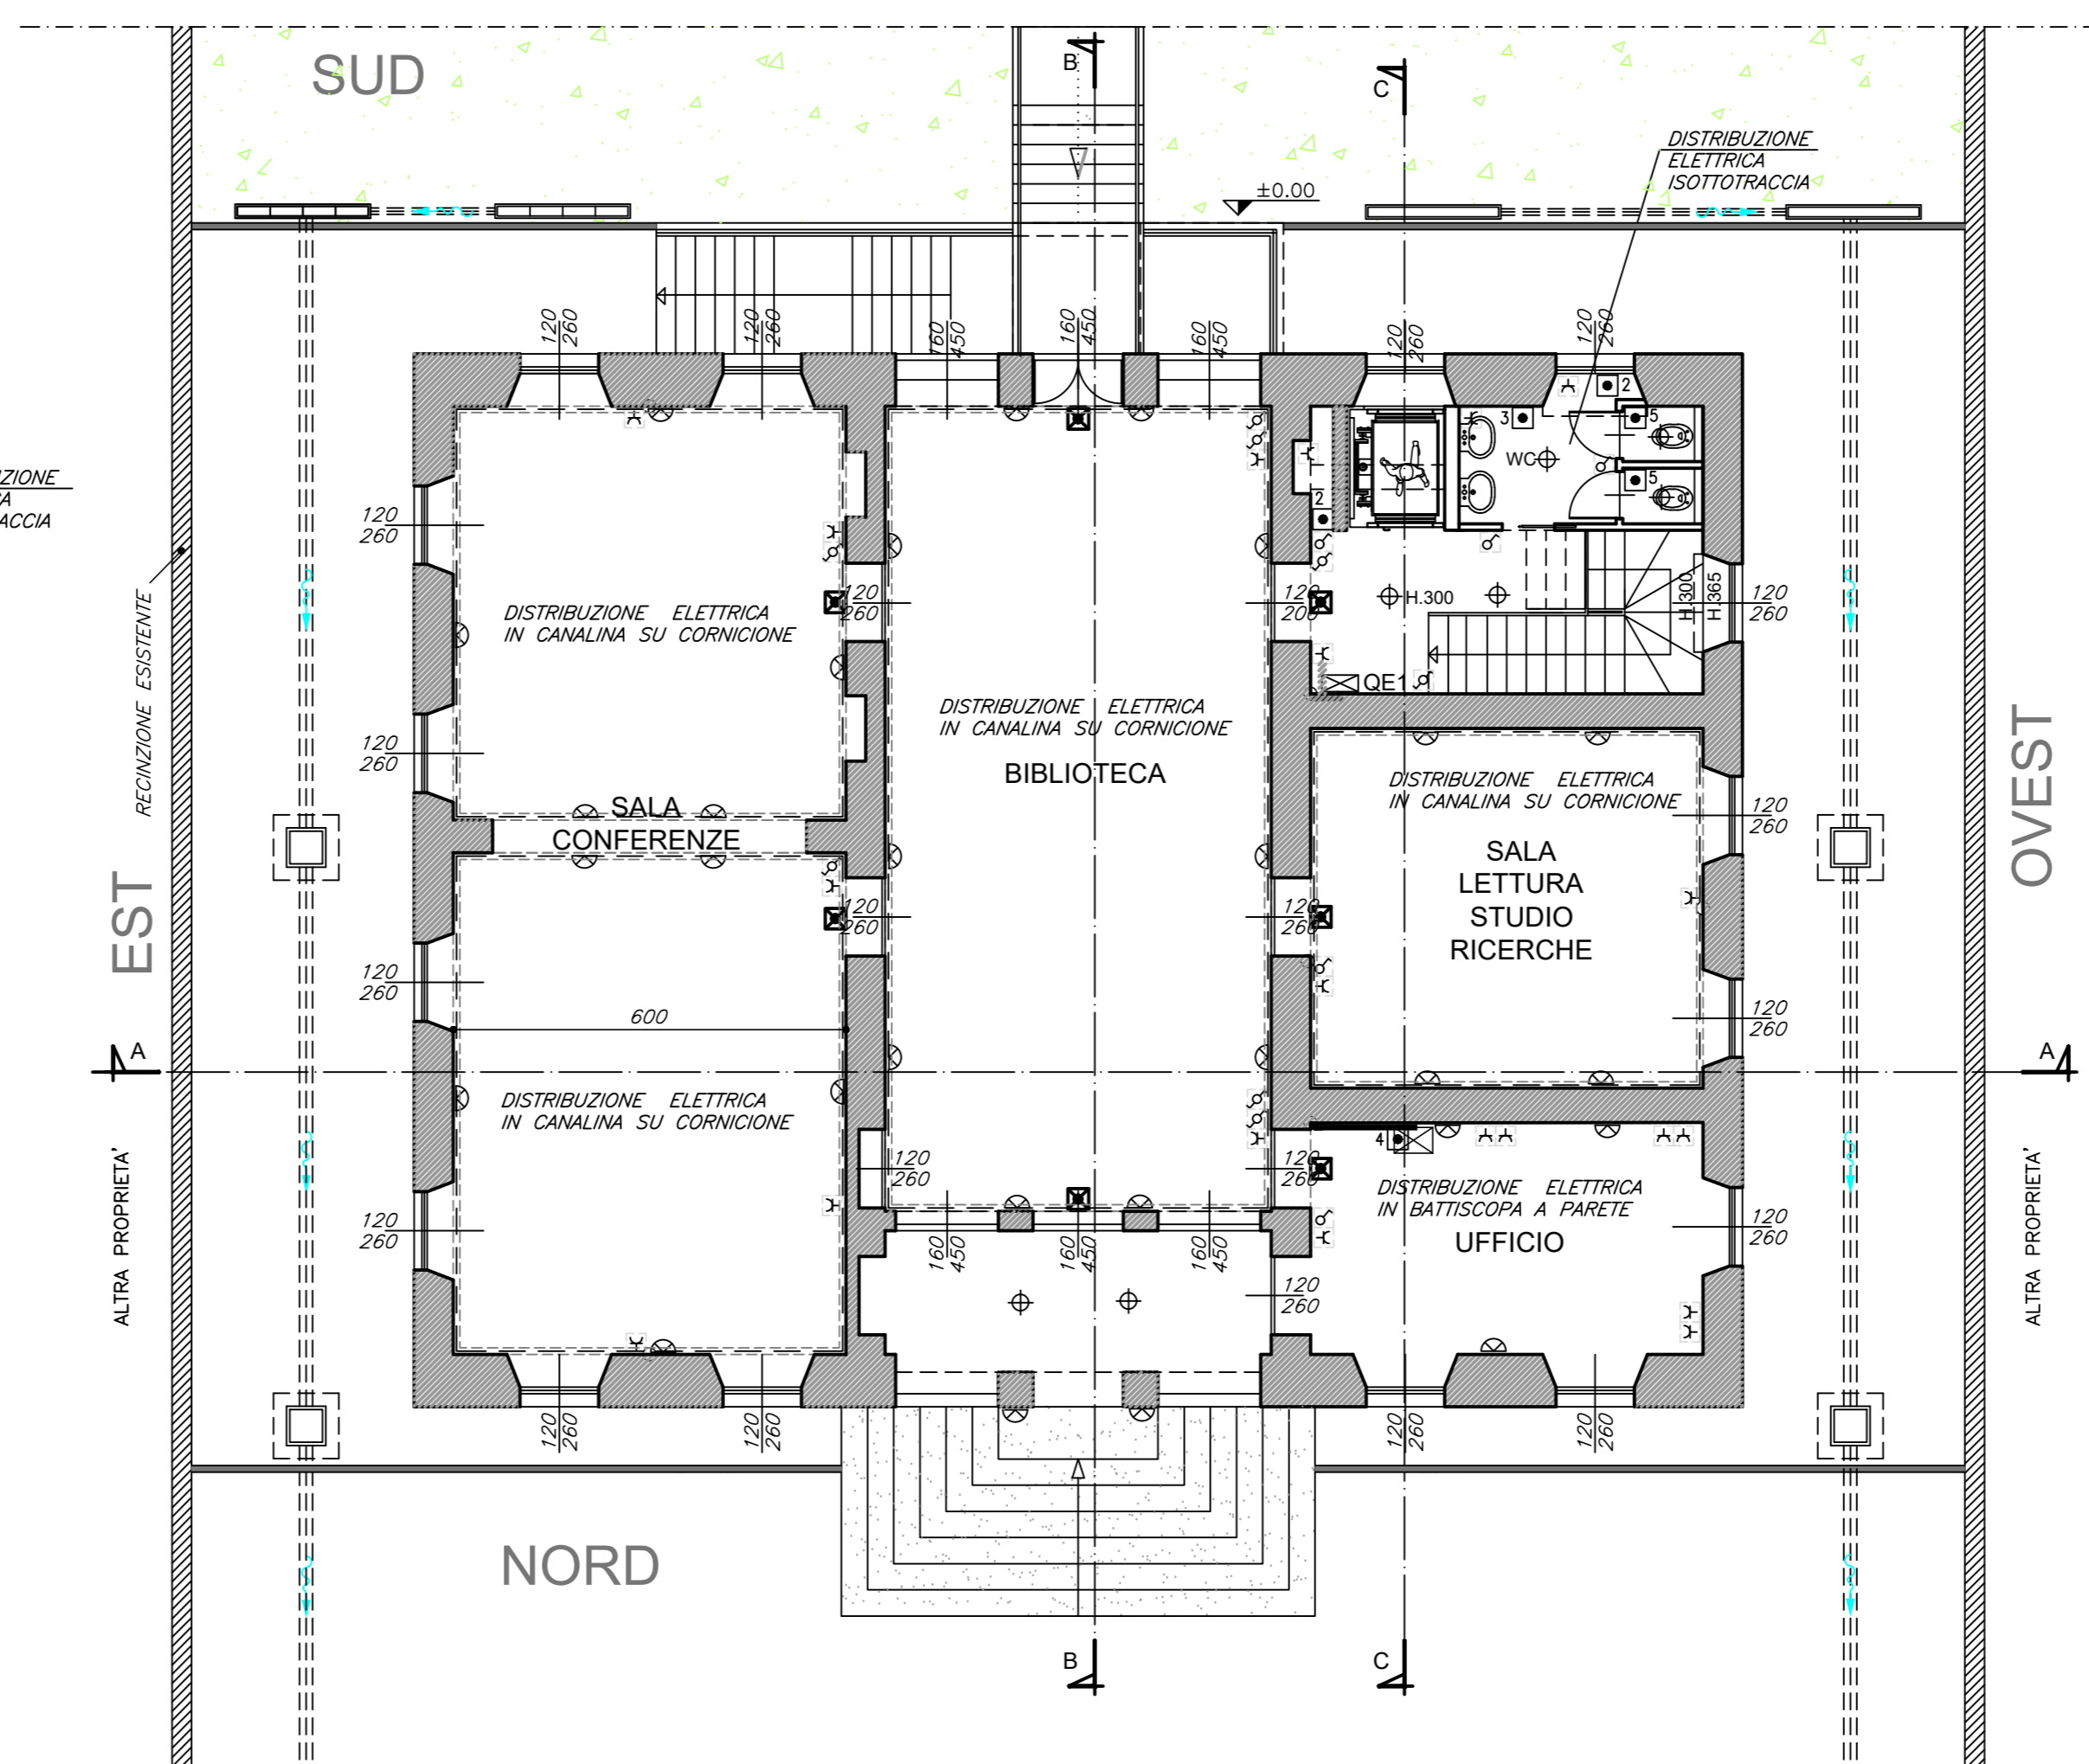


PIANO SEMINTERRATO - STATO DI PROGETTO

PIANO RIALZATO - STATO DI PROGETTO

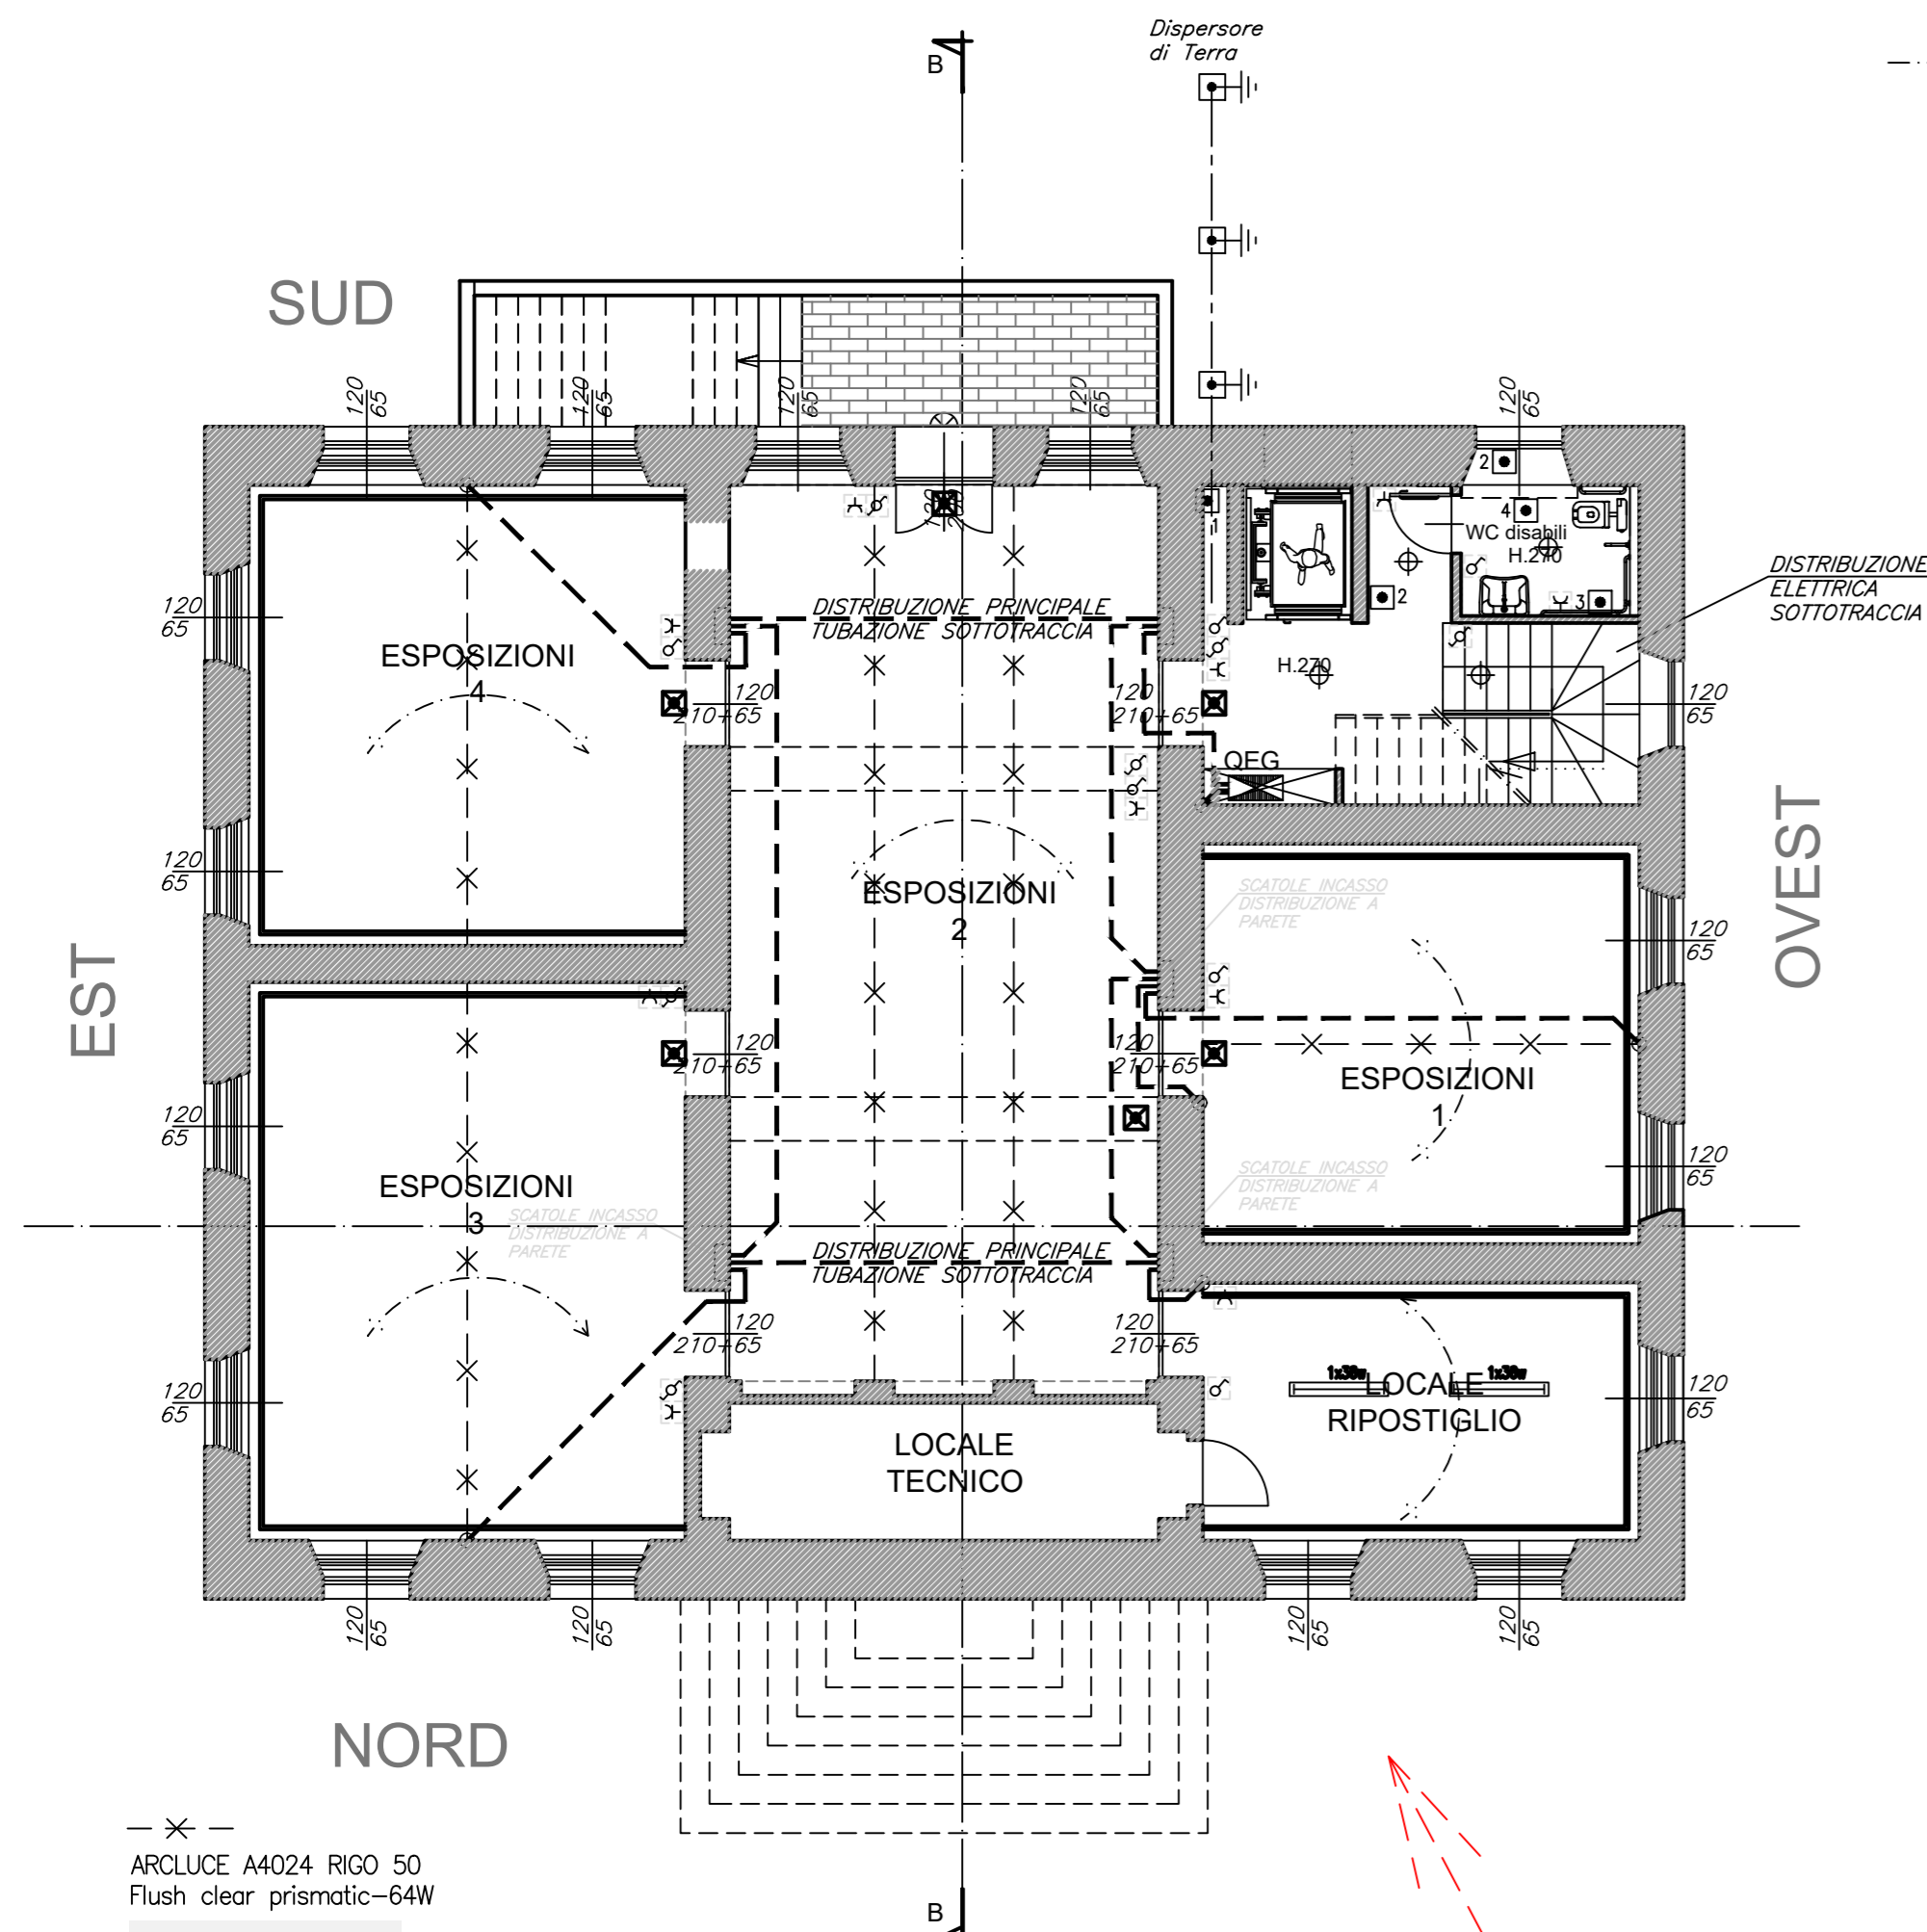

ARCLUCE A4024 RIGO 50
Flush clear prismatic-64W

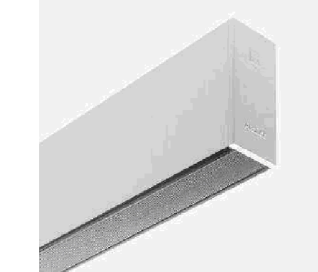

ARCLUCE W5306 MOTO 78W



| LEGENDA | |
|---------|---|
| | Punto di Alimentazione e/o servizi Presa 10/16A |
| | PRESA PROTETTA |
| | Quadretto PRESE |
| | Quadretto Presa 10/16A (GRUPPO 4x) |
| | Pulsante/Suoneria |
| | Preso Telefono/Dati |
| | Gruppo Citofonico |

| LEGENDA | |
|---------|-------------------------------|
| | EMERGENZA: LENERGY LED 11W |
| | LEDVANCE: DOWNLIGHT 25W/4000K |
| | Lampade Fluorescenti |
| | Piafoniera ad incandescenza |
| | Lampada di Emergenza Autonoma |
| | Interruttore unipolare |
| | Deviatore |
| | Pulsante (relè) |

- ALIMENTAZIONE UTENZE
- 1: ASCENSORE
 - 2: RADIATORI ELETTRICI
 - 3: BOILER ACS
 - 4: STAZIONE SOLLEVAMENTO
 - 5: ASPIRATORI BAGNO

**OPERE DI COMPLETAMENTO 1° LOTTO
COME INDICATO NEL COMPUTO METRICO ESTIMATIVO**

| | | |
|--|---|---|
| | | |
| COMUNE DI STRESA PROGETTO RIFUNZIONALIZZAZIONE PALAZZINA "LIBERTY" AD USO BIBLIOTECA E CENTRO CULTURALE | | |
| Committenza: <div style="text-align: center; font-weight: bold; font-size: 1.2em;">Comune di STRESA</div> | | |
| Progetto: <div style="text-align: center; font-weight: bold; font-size: 1.2em; color: red;">OPERE DI COMPLETAMENTO 1° LOTTO</div> | | |
| Elaborato: <div style="text-align: center; font-weight: bold; font-size: 1.2em; color: blue;">IMPIANTO ELETTRICO</div> | | |
| File name: Progetto di COMPLETAMENTO.dwg Scala 1:100 | | |
| Progettazione: FALCIOLA ARCH. GIOVANNA n.250 Ordine Architetti Pianificatori, Paesaggisti e Conservatori Novara e VCO FALCIOLA ING. FRANCO n.123 Ordine Ingegneri VCO Via Bonomelli n°16 28845 DOMODOSSOLA (VB) tel/fax 0324 249322 email: studiotecnicofalciola@gmail.com | AR/H ORDINE DEGLI ARCHITETTI PIANIFICATORI, PAESAGGISTI E CONSERVATORI - PROVINCIA DI NOVARA E VERCELLI - CORSO CASSIA ARCHITETTI Falciola Giovanna n° 250 Dott. Ing. FRANCO FALCIOLA Albo Ingegneri n° 123 28845 Domodossola (VB) Via Bonomelli, 16 - tel / fax 0324/249322 | Tavola n°: <div style="font-size: 2em; font-weight: bold;">14(c1)</div> Data: FEBBRAIO 2022 Agg: Committenza: |
| Progettazione impianti: TORI PER. IND. MAURIZIO n.59 Albo Periti Industriali VCO Via Turati n.7 28845 DOMODOSSOLA (VB) tel/fax 0324 240913 email: mautori@tin.it | | |