




SEZIONE LONGITUDINALE A-A scala 1:50

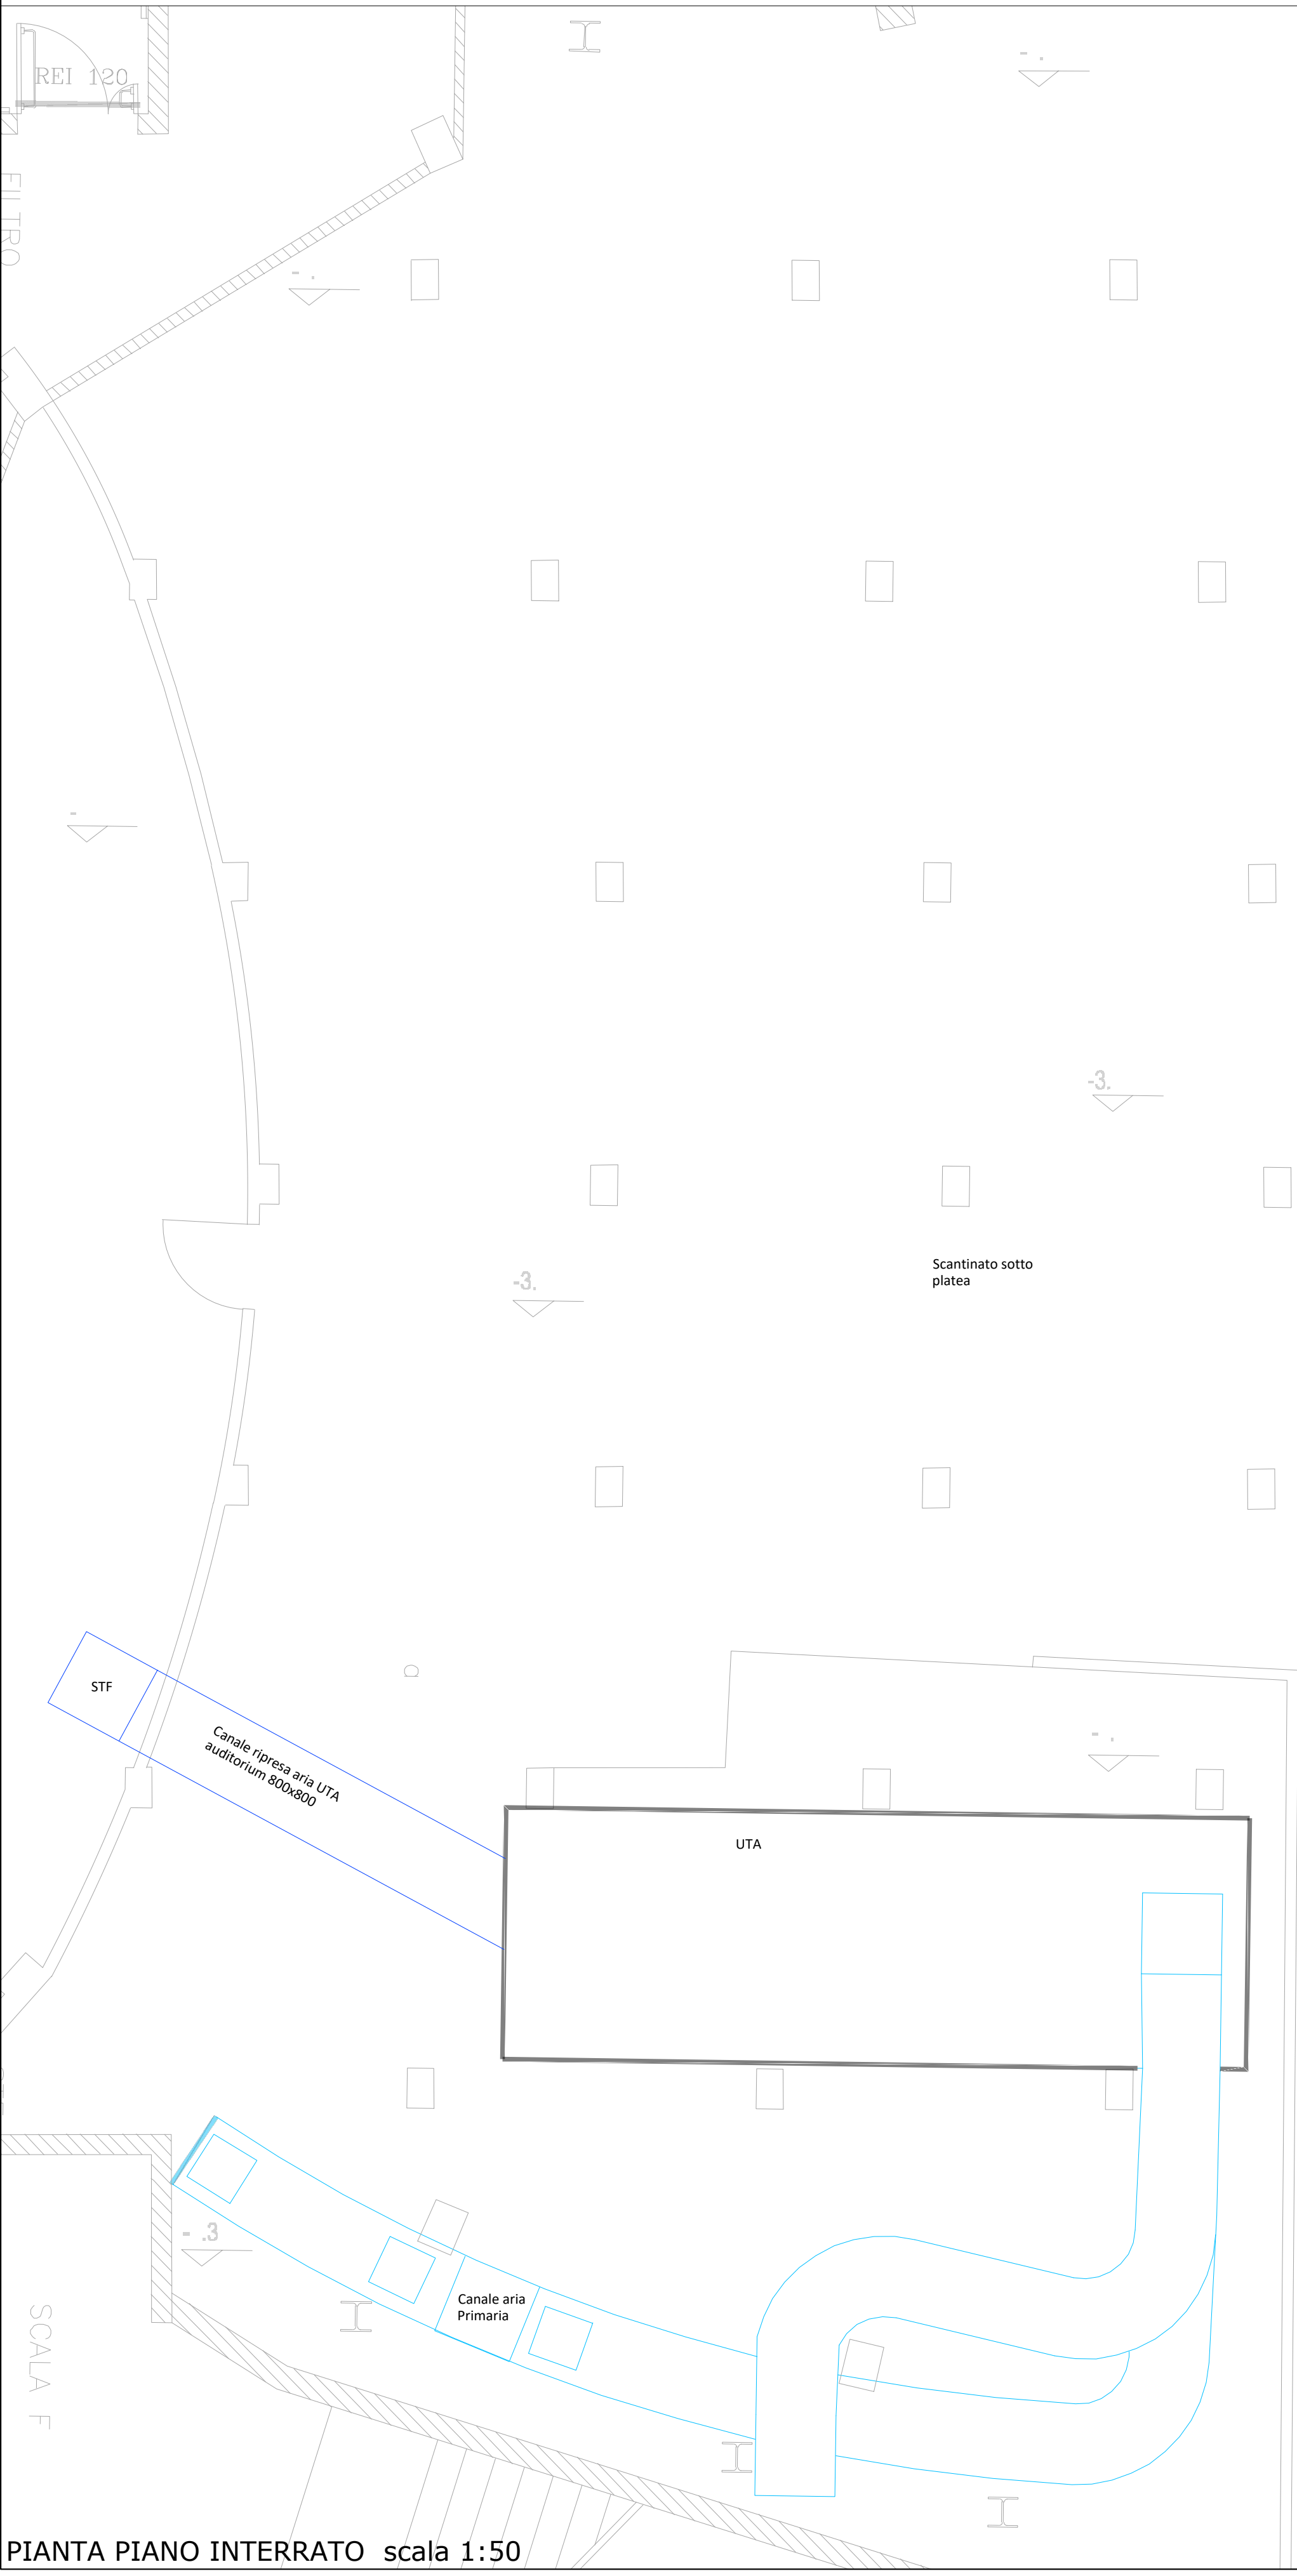


PIANTA PIANO INTERRATO scala 1:50

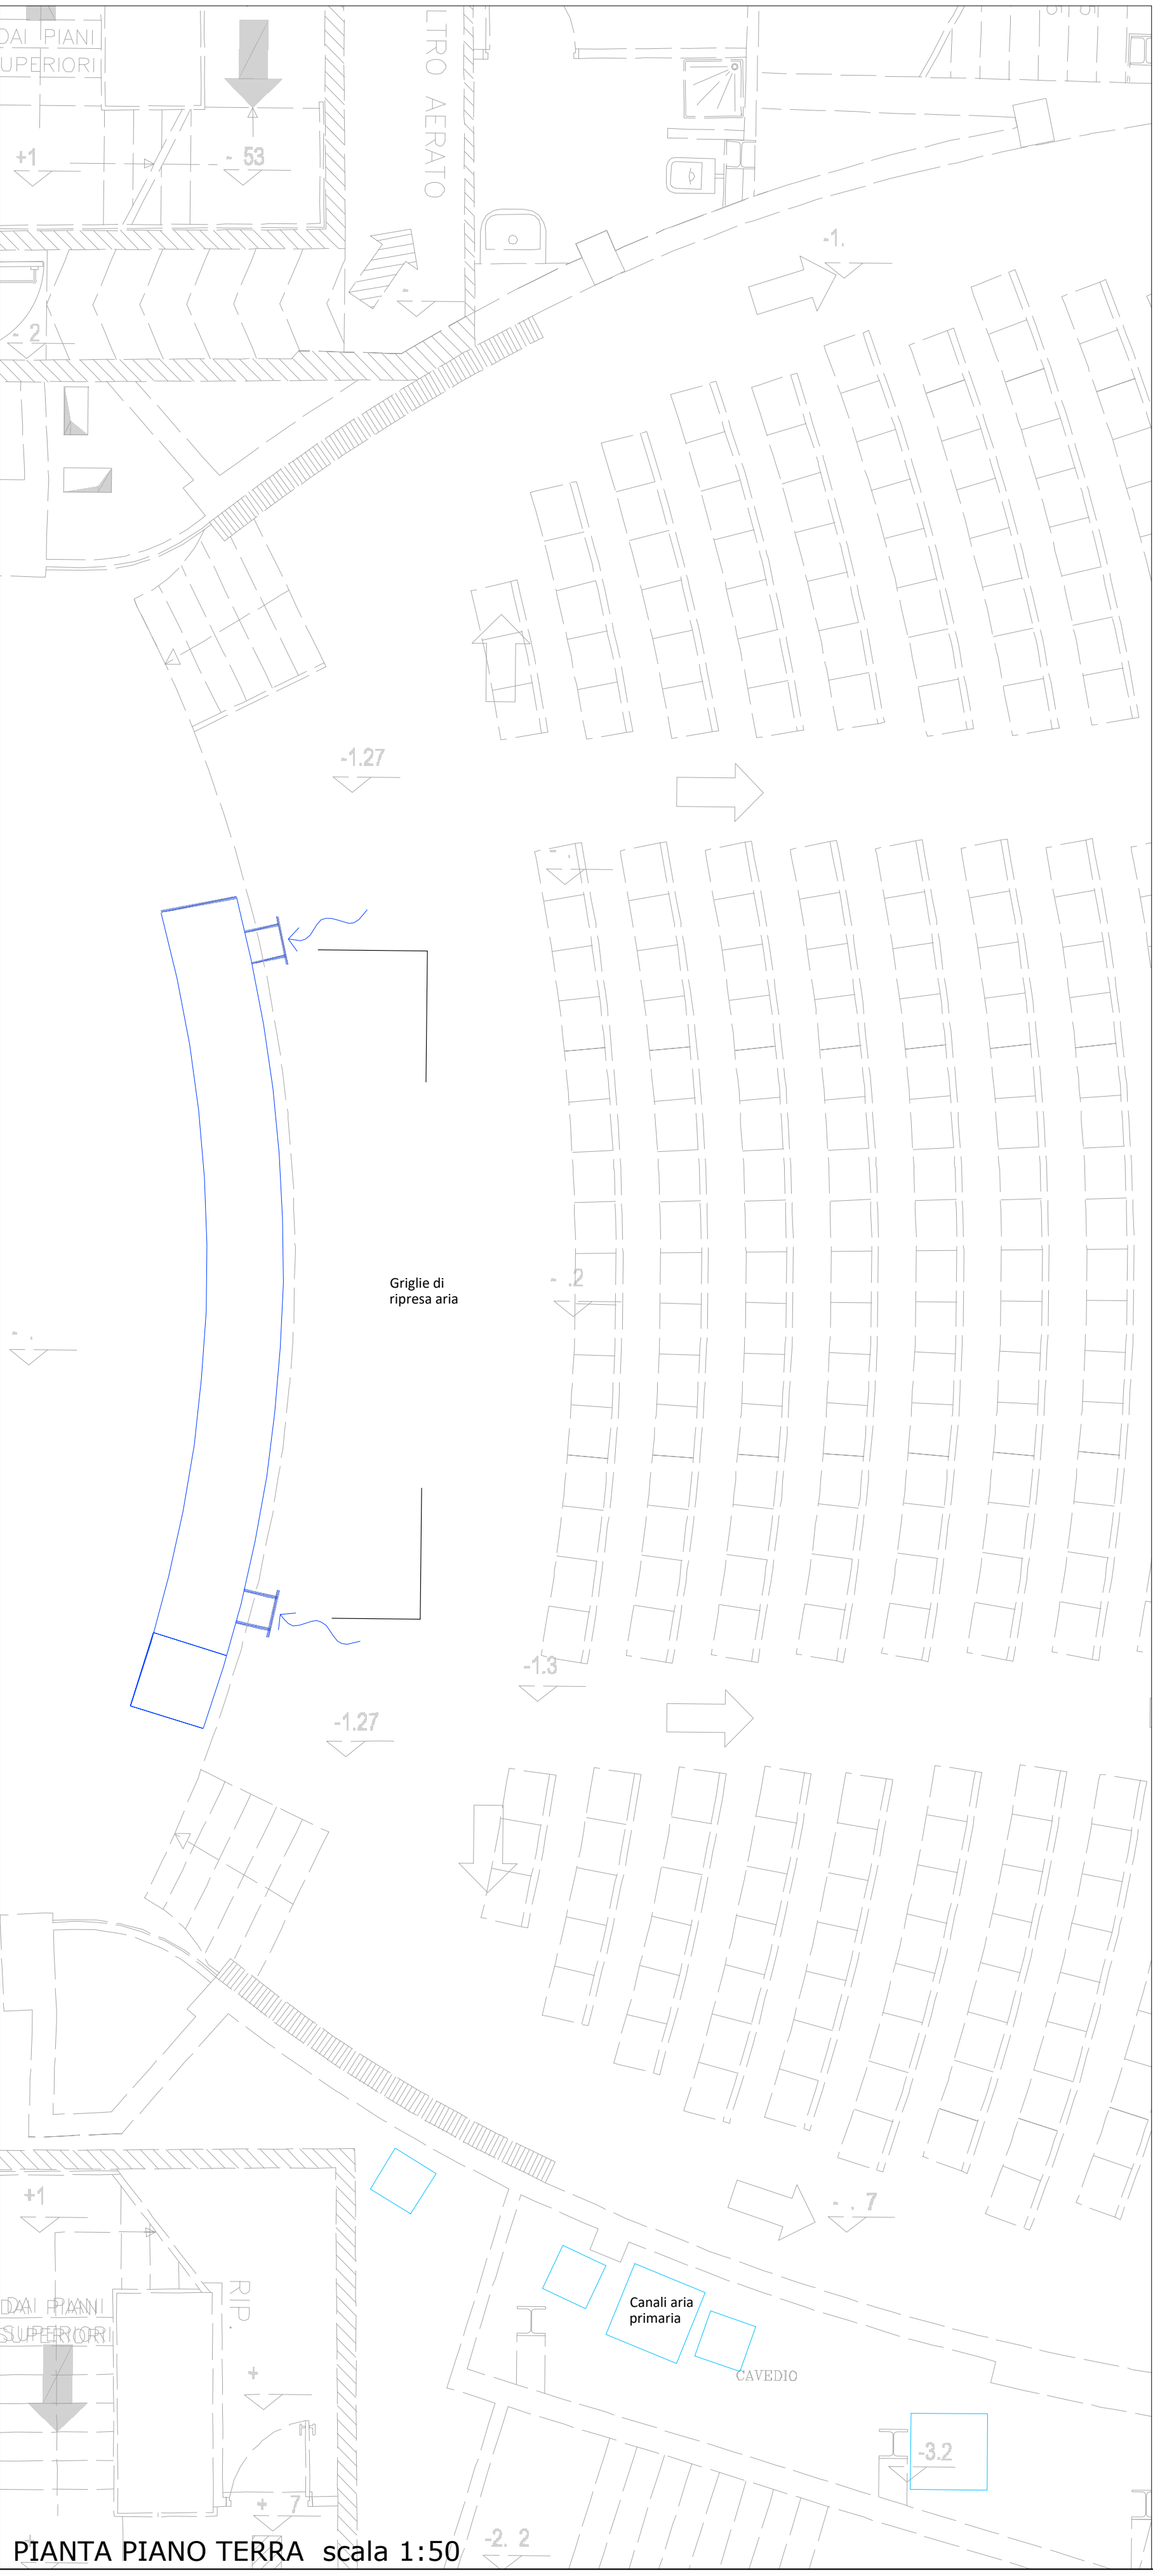


PIANTA PIANO TERRA scala 1:50

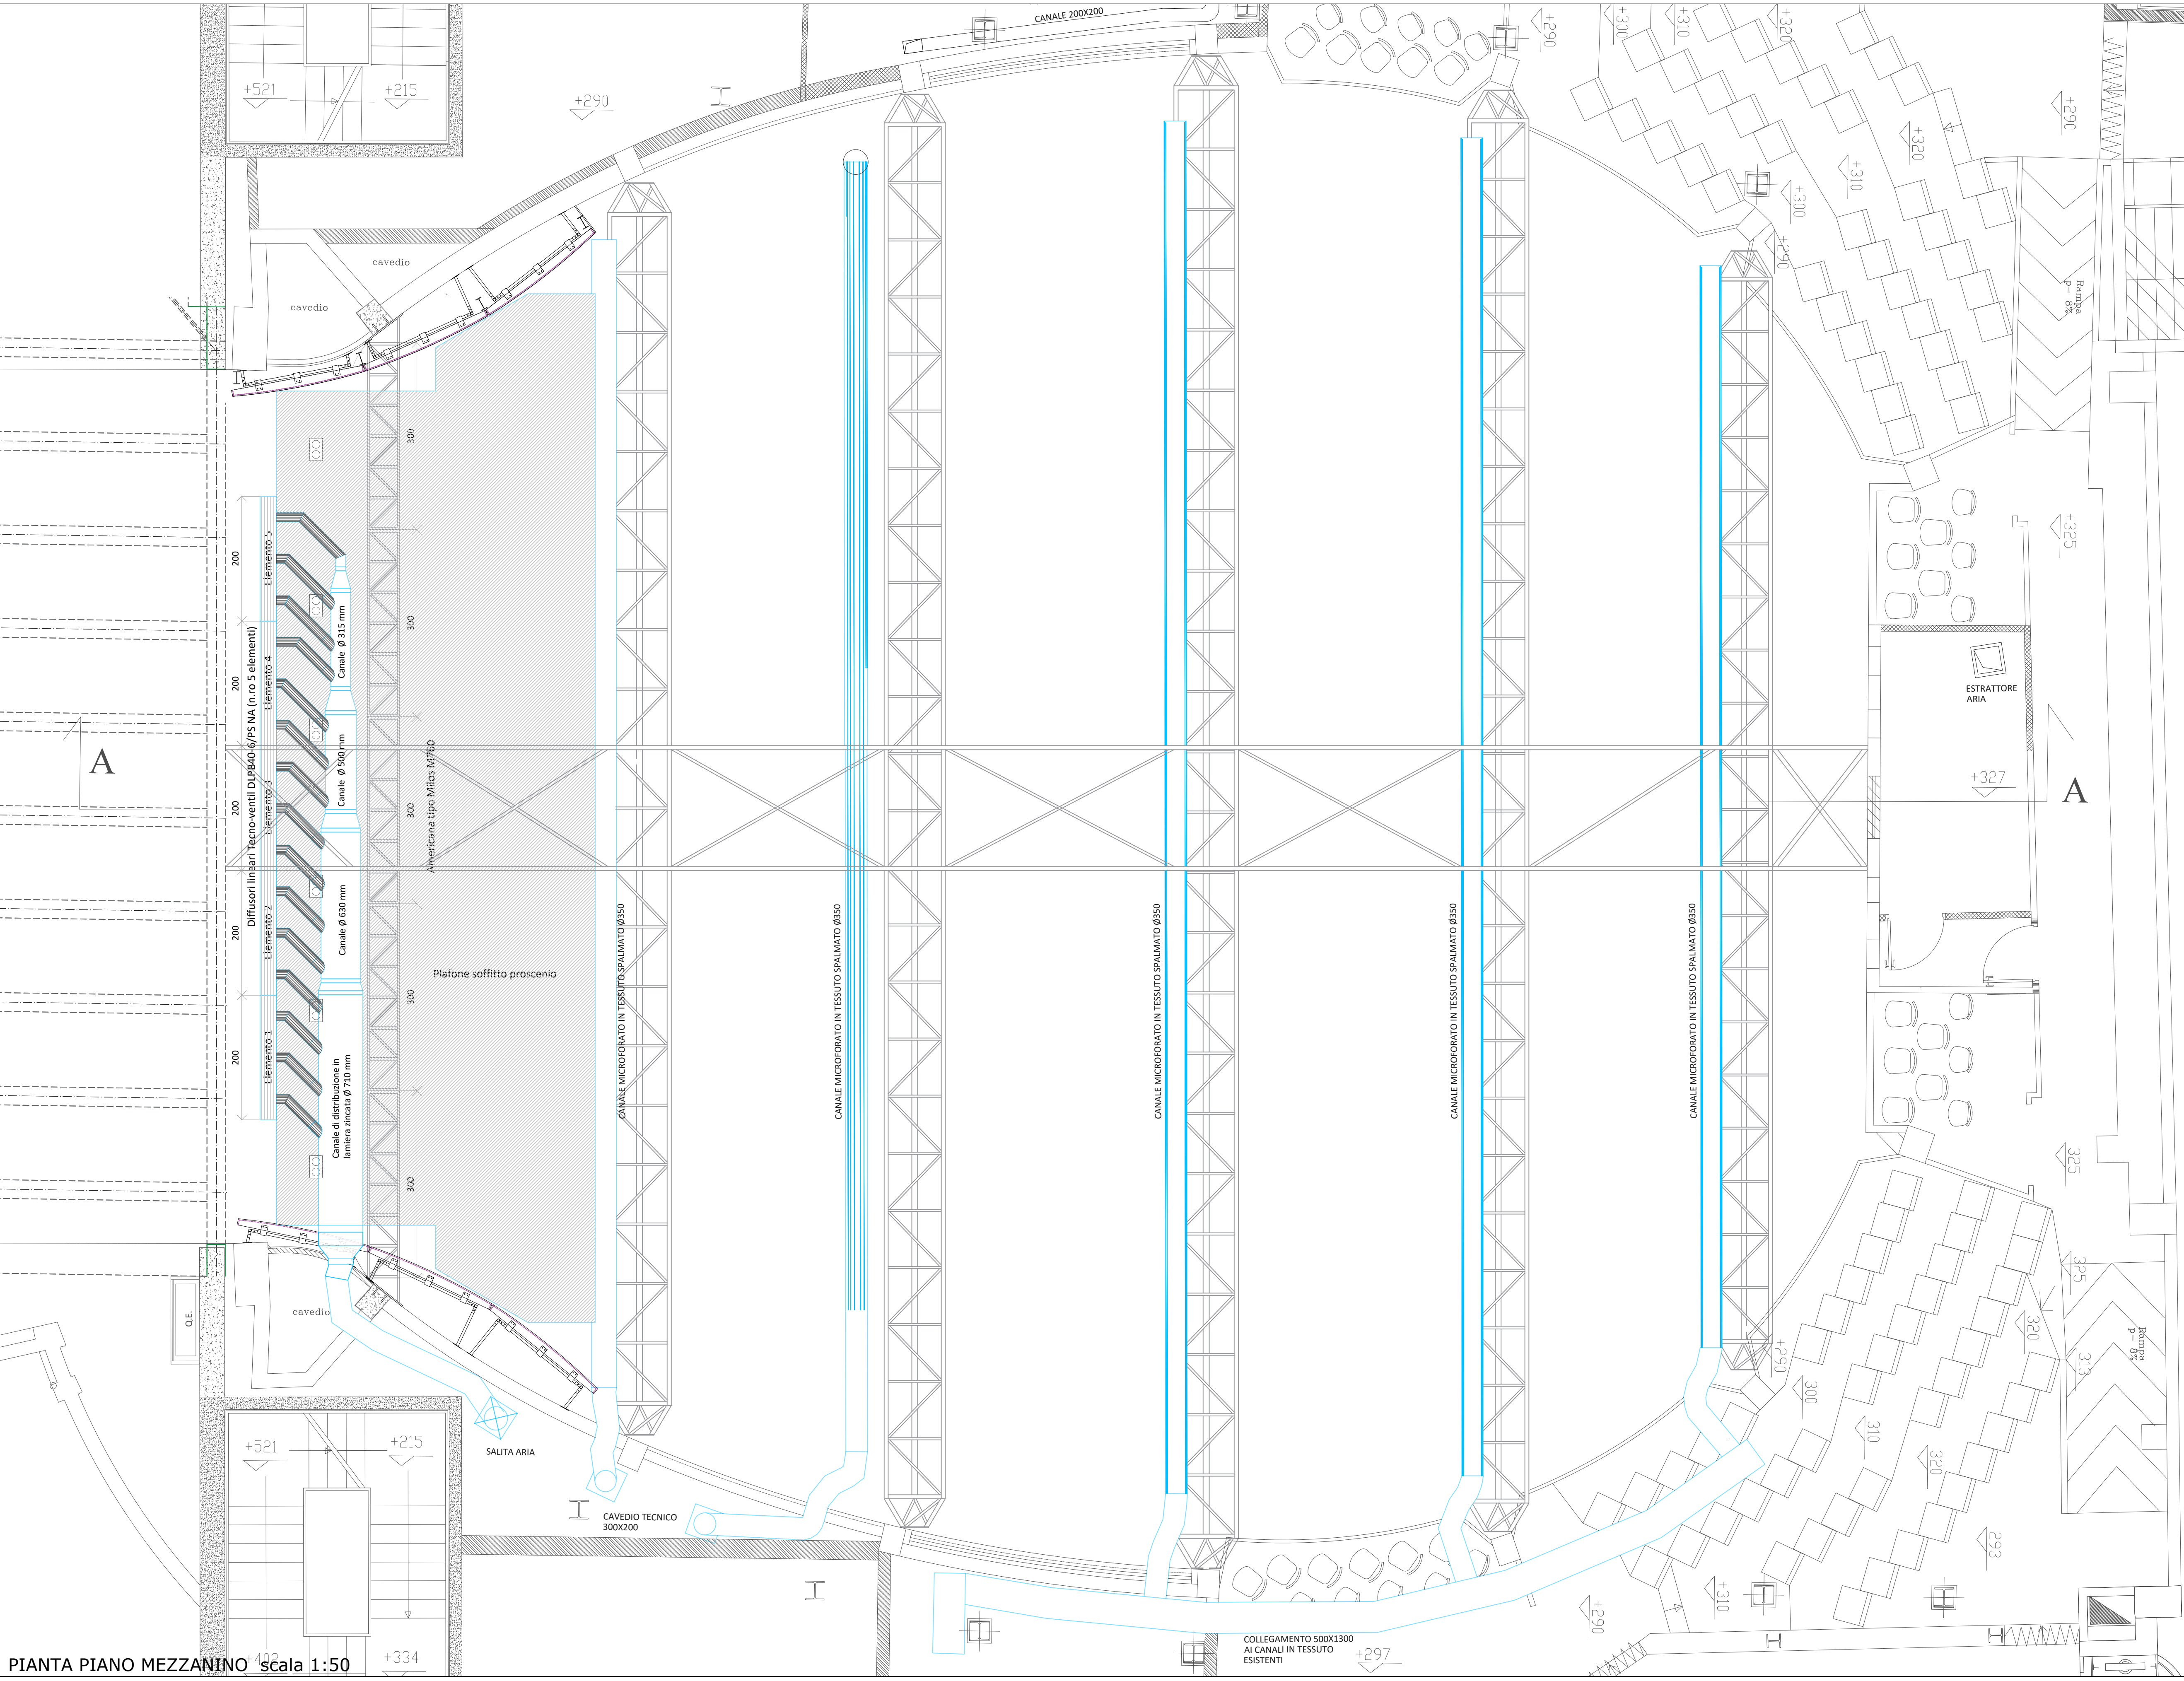

PIANTA PIANO MEZZANINO scala 1:50

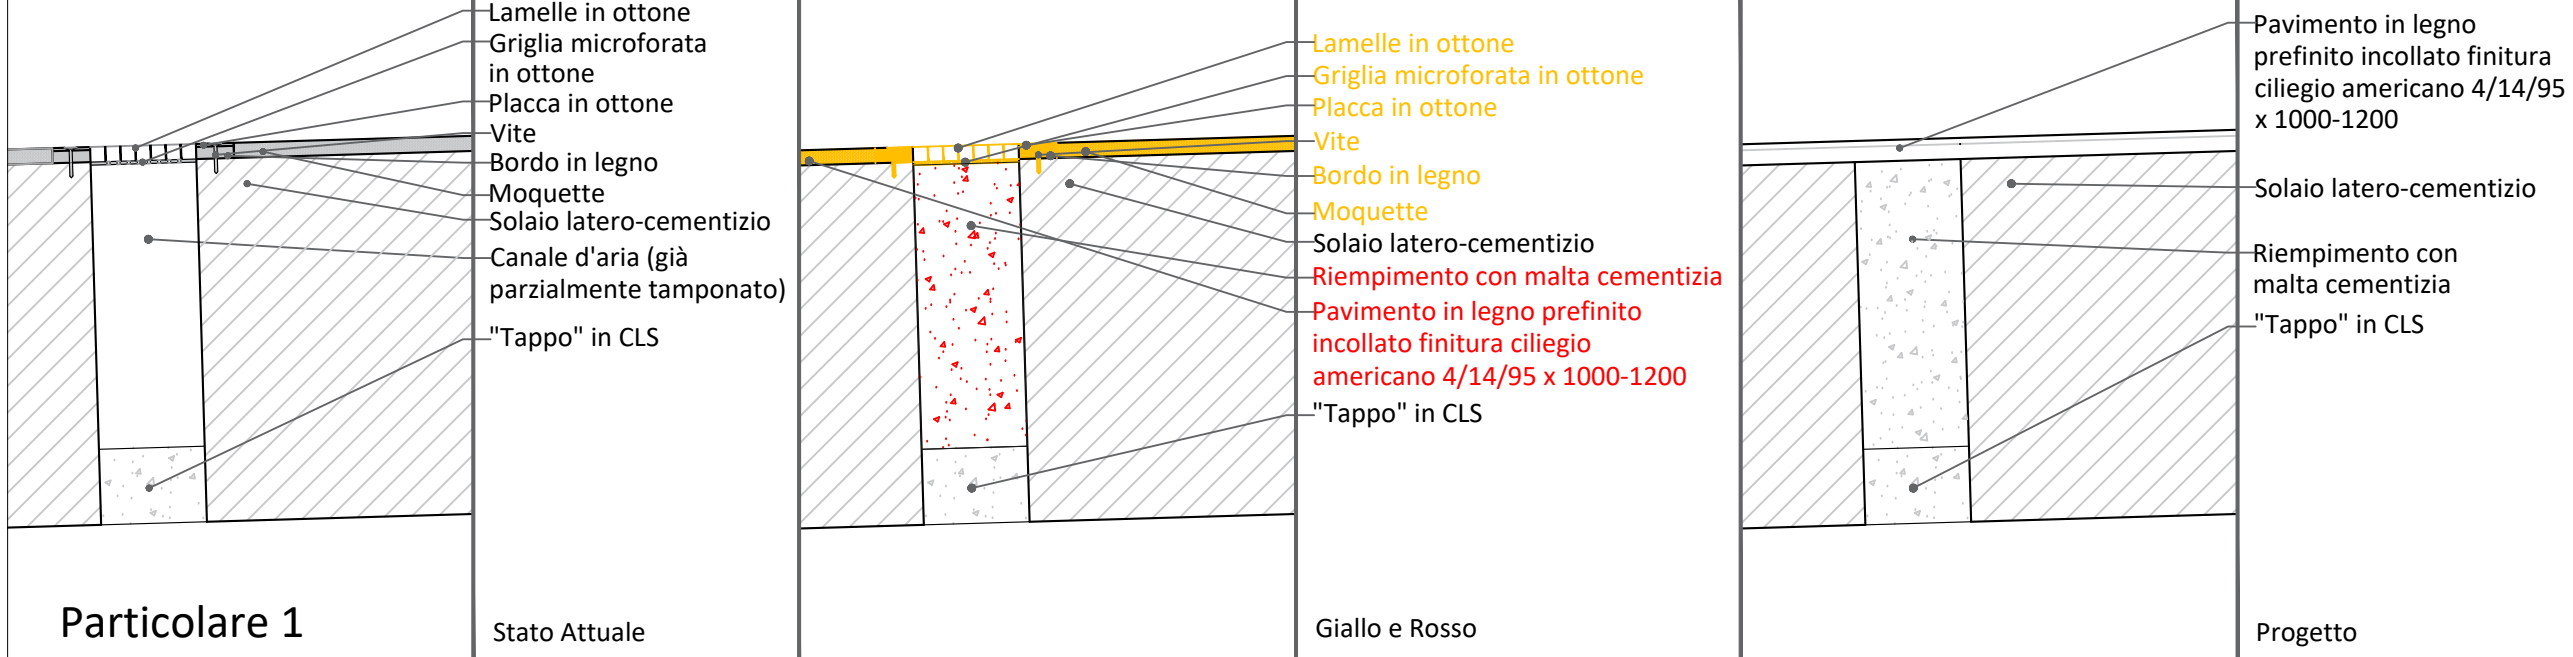

Particolare 2

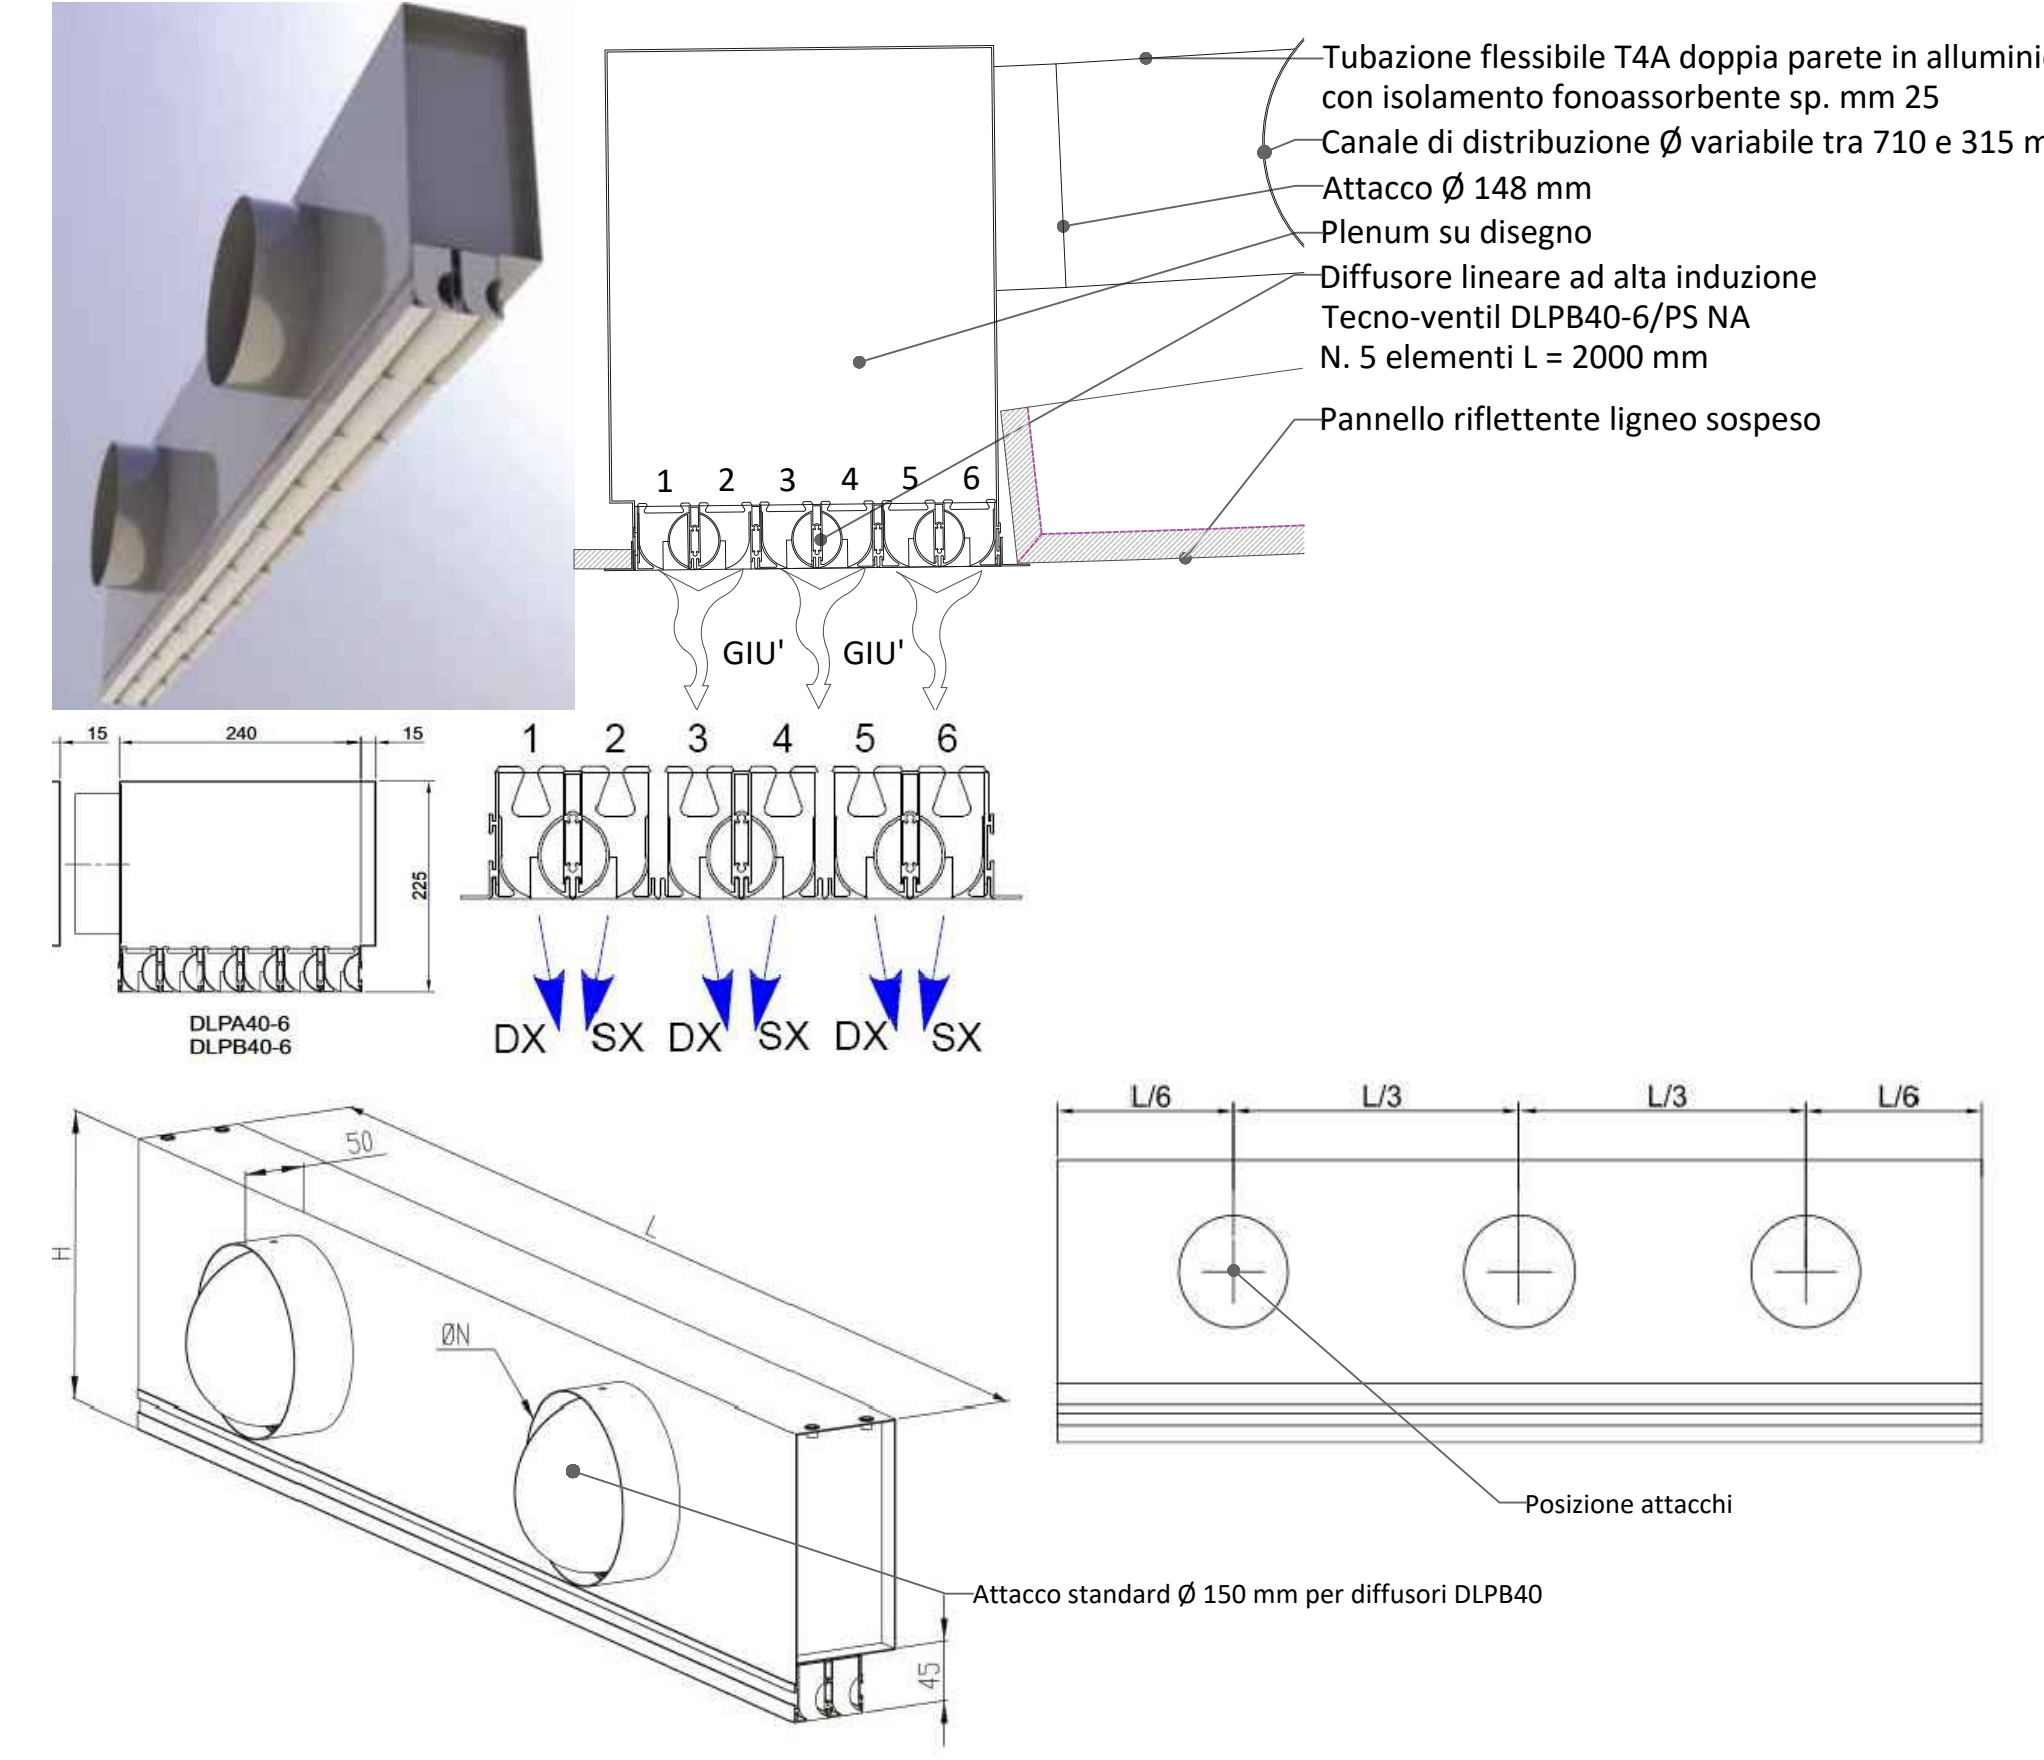

ccdp
centro cooperativo di progettazione
architettura ingegneria urbanistica

via Lazzarini 1, 41121 Reggio Emilia
tel. 0522 809460 / fax 0522 809464
www.ccdp.it / c.cdp@ccdp.it
C.F. n. 0416468052

nome del progetto
PROGETTO ESECUTIVO DEGLI INTERVENTI DI RISANAMENTO E REVISIONE ACUSTICA DELL'AUDITORIUM PALAZZO DEI CONGRESSI DI STRESA
PIAZZALE EUROPA 3 – 28838 STRESA (VE)
OPERE IMPIANTISTICHE – 1° STRALCIO

ubicazione
COMUNE DI STRESA – PIAZZA MATTEOTTI, 28838 STRESA (VE) – CF E P.IVA 0029400038

tipo della tavola
OPERE IMPIANTISTICHE – STATO DI PROGETTO
PIANTA PIANO MEZZANINO, SEZIONE LONGITUDINALE AA E PARTICOLARI
IMPIANTO AEREAULICO

num. pratica	data emissione	redatto da	app. disegni	servizi	fase operativa	file
4368	Febbraio 2020	S.P.	1:50	Prog_ACR	ESECUTIVO	KIMEM1.dwg

no.	data	descrizione	redatto da
A			
B			
C			
D			
E			

responsabile della progettazione

ing. Davide BOCCHIONI

Collaboratori


Arch. Design: MIMICCO
Arch. Design: MIMICCO
Arch. Design: MIMICCO
Ing. Simona CALLETTI
Ing. Luca BIANCHI
Dott. in Fisica Acustica: PIRELLA

1° livello

coordinatore

LEGENDA

- IMPIANTO ESISTENTE: CANALI ARIA DI MANDATA
- IMPIANTO ESISTENTE: CANALI ARIA DI RICIRCOLO
- UNITA' DI TRATTAMENTO ARIA ESISTENTE

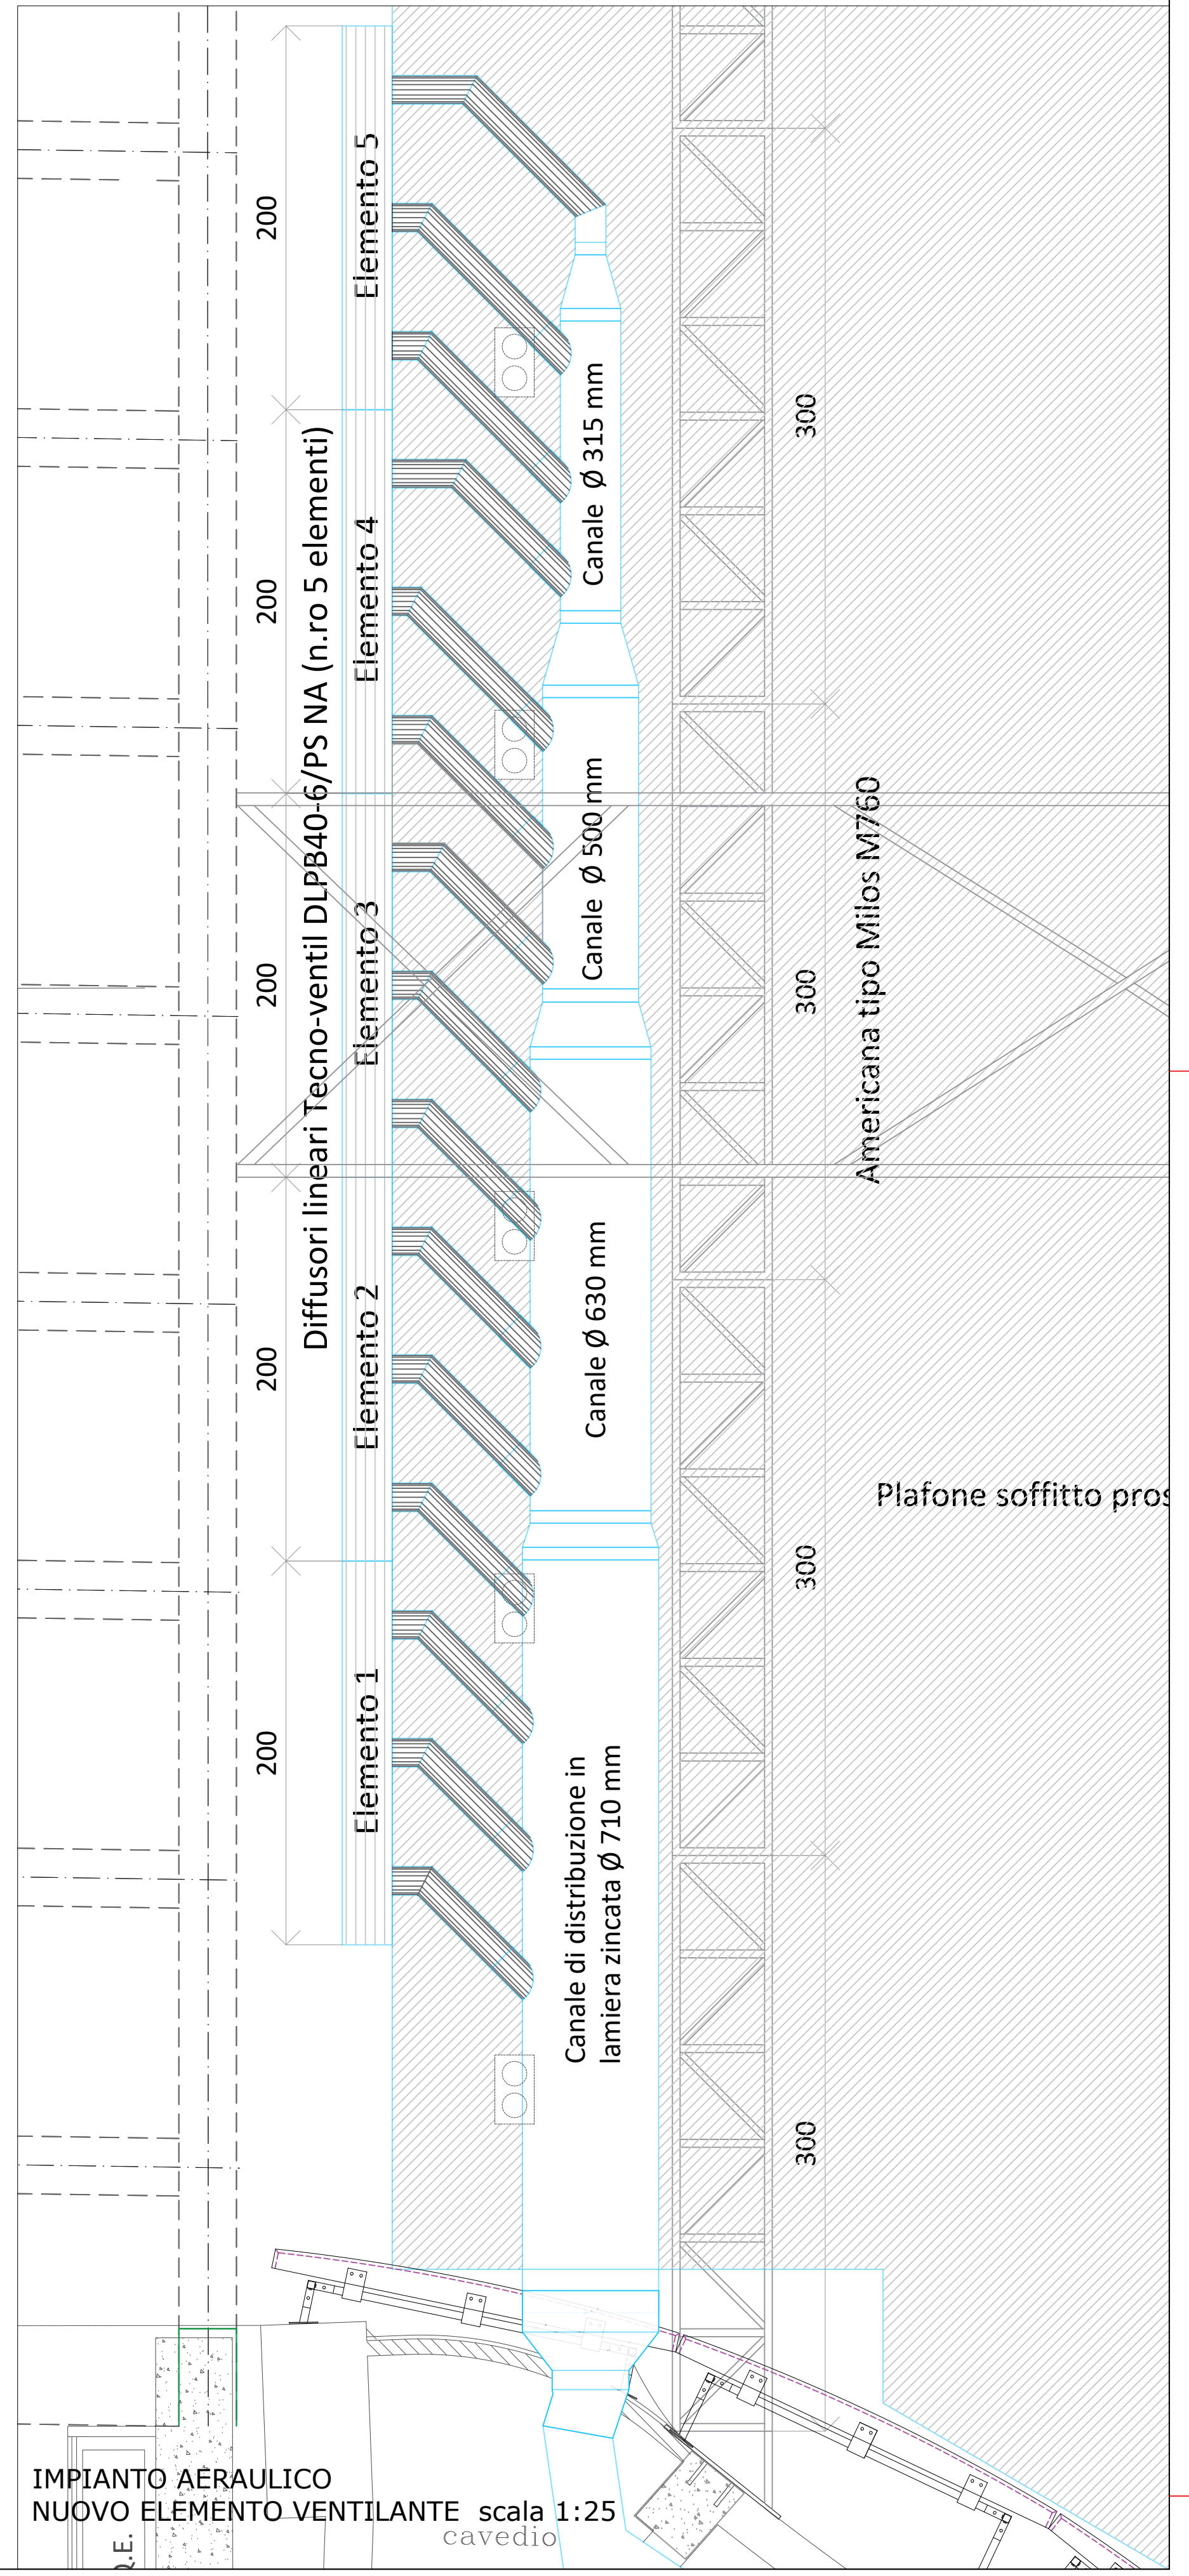

IMPIANTO AEREAULICO NUOVO ELEMENTO VENTILANTE scala 1:25